

LEGENDA	
IMPIANTO DI CLIMATIZZAZIONE	
	TUBAZIONE DI MANDATA ACQUA C/F
	TUBAZIONE DI RITORNO ACQUA C/F
	BOCCHETTA DI MANDATA
	BOCCHETTA DI RIPRESA
	VENTILCONVETTORE A PAVIMENTO
	VENTILCONVETTORE CANALIZZATO
	VENTILCONVETTORE A CASSETTA
	POMPA DI CALORE 180 KW

CITTA' METROPOLITANA DI MESSINA
EDILIZIA SCOLASTICA

Comune di S. Teresa Riva (ME)
Costruzione di un edificio scolastico da adibire a
Liceo Scientifico "C. Caminiti",
stralcio funzionale aule, laboratori e uffici

Adeguamento al Nuovo Codice Appalti
Dlgs 50/16 e s.m.i. e al Prezzario Regionale 2019 1.1 MAR. 2019

ELABORATI GRAFICI DI PROGETTO
DISTRIBUZIONE IDRAULICA IMPIANTO CLIMATIZZAZIONE

PROGETTO ESECUTIVO

PROGETTISTI : Ufficio Edilizia Scolastica

IDUT Arch. Domenico CALARCO
IDUT Geom. Giuseppe PALELLA
Istr. Tec. Geom. Fortunato CHIESINI
Istr. Tec. Geom. Giovanni MARTINO

PIANO SICUREZZA E COORDINAMENTO

Geom. Nicolò ANNA

RESPONSABILE DEL PROCEDIMENTO


Ing. Giacomo RUSSO

Visti ed Approvazioni:

SI APPROVA IN LINEA TECNICA
N. 22 DEL 02.10.2019

TAV. 8.5.1

PIANTA PIANO TERRA (scala 1:100)

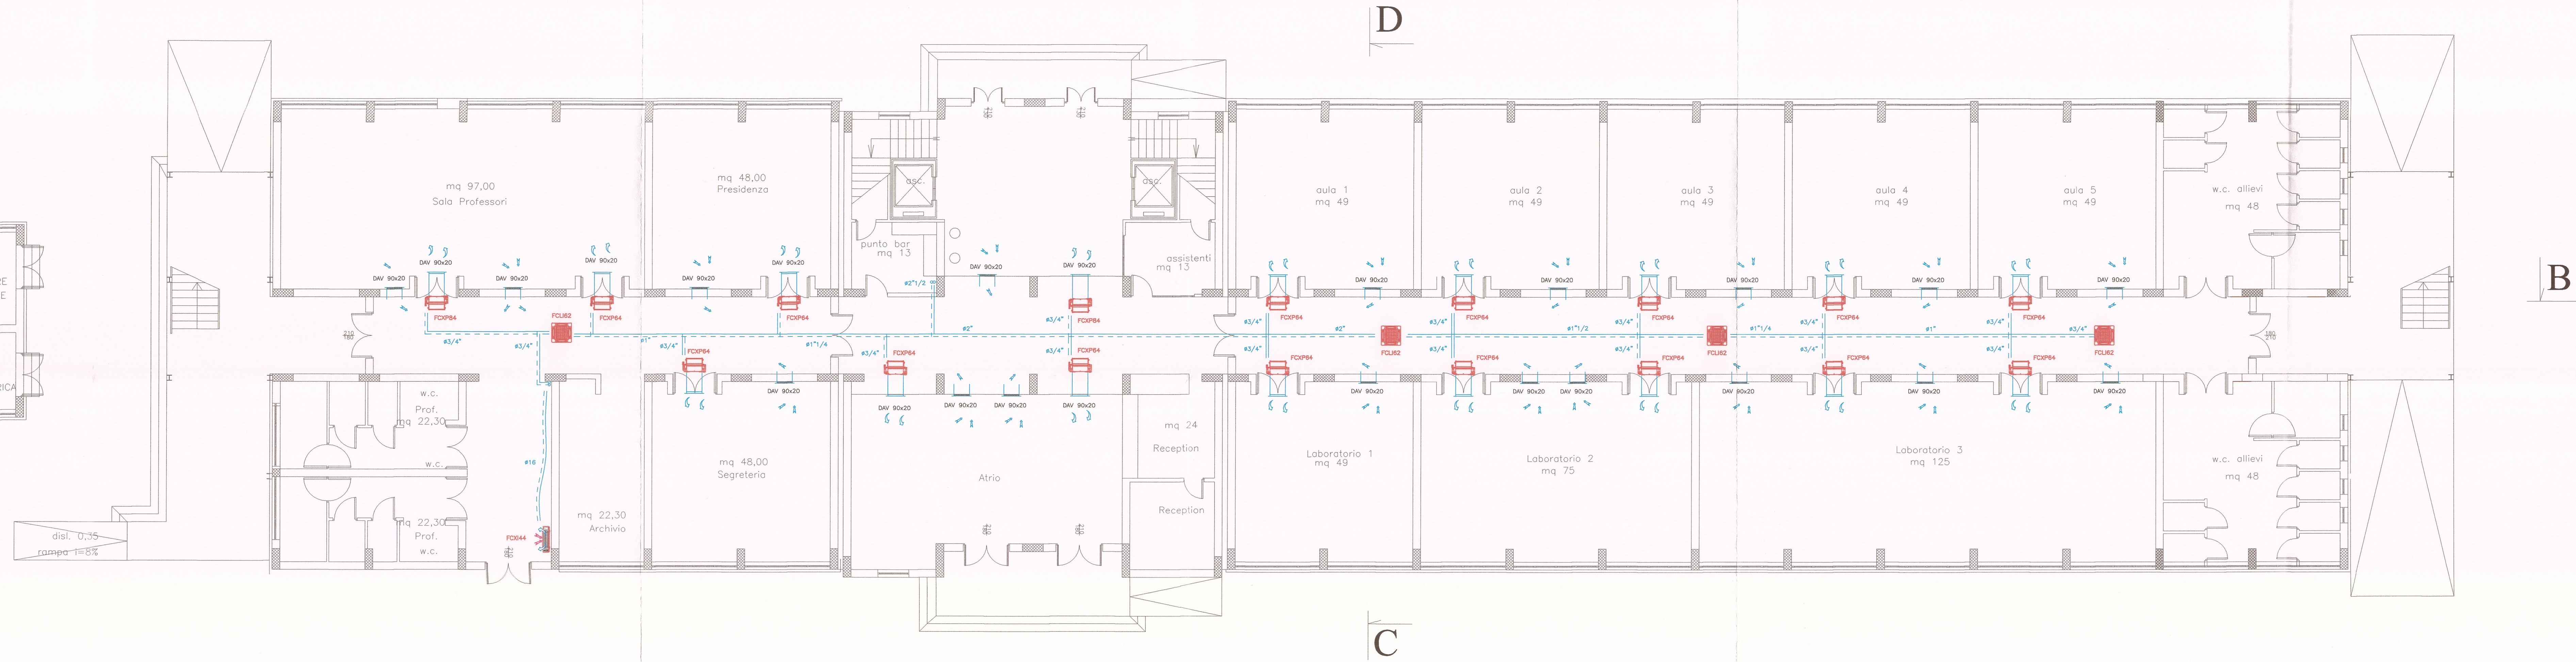

PIANTA PIANO TERRA - QUOTA 0,00