

LEGENDA	
IMPIANTO DI CLIMATIZZAZIONE	
	TUBAZIONE DI MANDATA ACQUA C/F
	TUBAZIONE DI RITORNO ACQUA C/F
	BOCCHETTA DI MANDATA
	BOCCHETTA DI RIPRESA
	VENTILCONVETTORE A PAVIMENTO
	VENTILCONVETTORE CANALIZZATO
	VENTILCONVETTORE A CASSETTA
	POMPA DI CALORE 180 KW

CITTA' METROPOLITANA DI MESSINA
EDILIZIA SCOLASTICA

Comune di S. Teresa Riva (ME)
Costruzione di un edificio scolastico da adibire a
Liceo Scientifico "C. Caminiti",
stralcio funzionale aule, laboratori e uffici

Adeguamento al Nuovo Codice Appalti
Digs 50/16 e s.m.i. e al Prezzario Regionale 2019
1.1 MAR. 2019

ELABORATI GRAFICI DI PROGETTO
DISTRIBUZIONE IDRAULICA IMPIANTO CLIMATIZZAZIONE

PROGETTO ESECUTIVO

PROGETTISTI: Ufficio Edilizia Scolastica
IDUT Arch. Domenico CALARCO
IDUT Geom. Giuseppe PALELLA
Istr. Tec. Geom. Fortunato CHIESINI
Istr. Tec. Geom. Giovanni MARTINO



PIANO SICUREZZA E COORDINAMENTO
Geom. Nicolò ANNA

RESPONSABILE DEL PROCEDIMENTO
Ing. Giacomo RUSSO

Visi ed Approvazioni:
S. APPROVA IN LINEA TECNICA
11/02 DEL 02. AGO. 2019

TAV. 8.5.3
PIANTA PIANO SECONDO (scala 1:100)

A

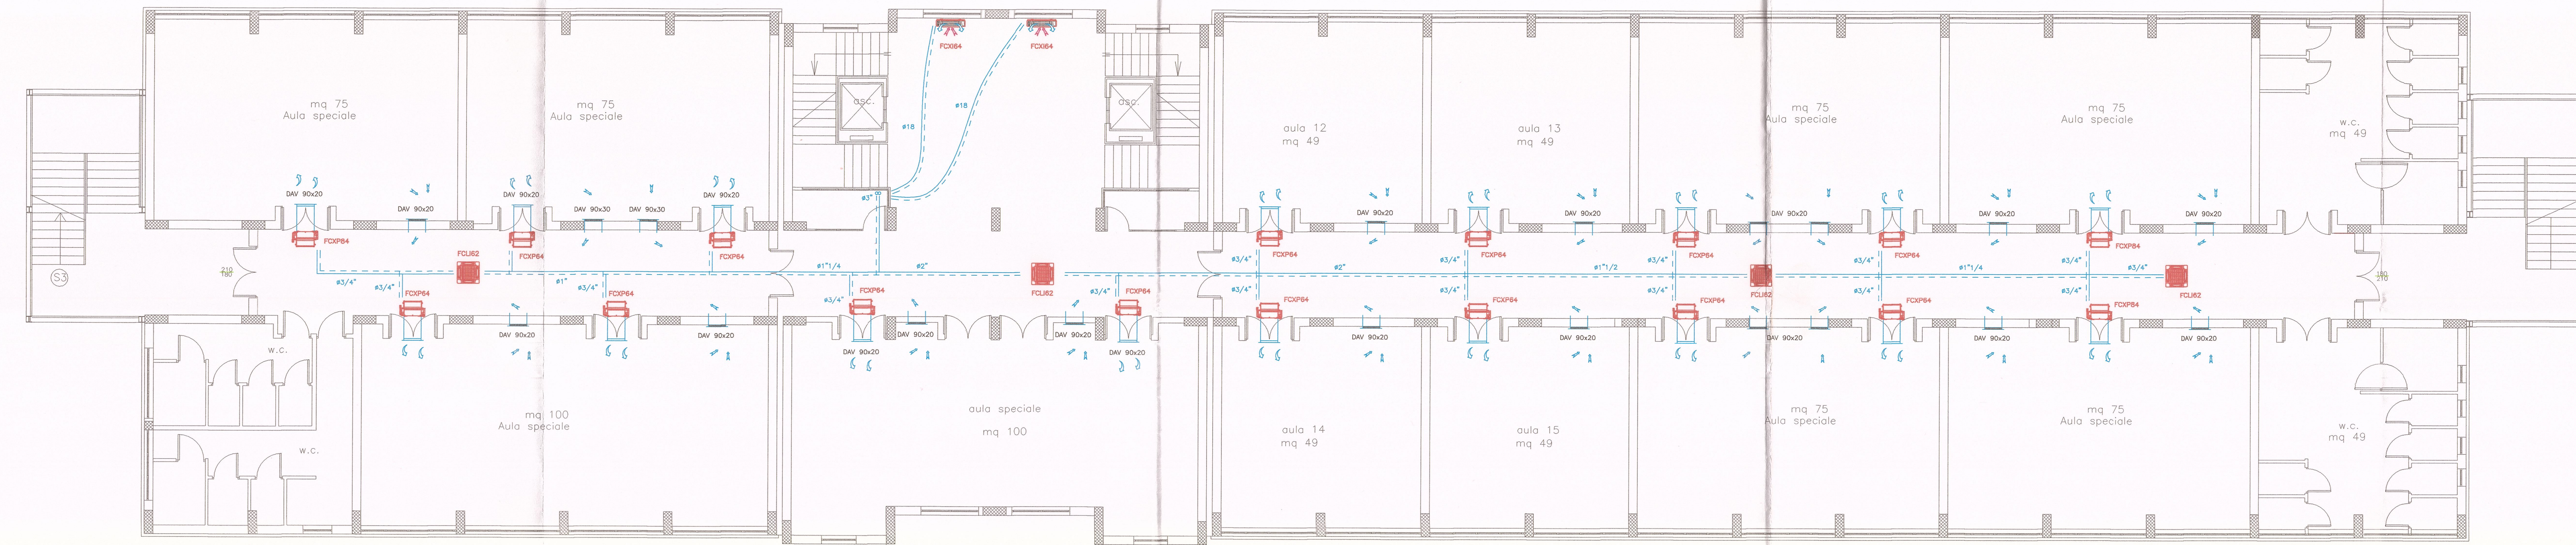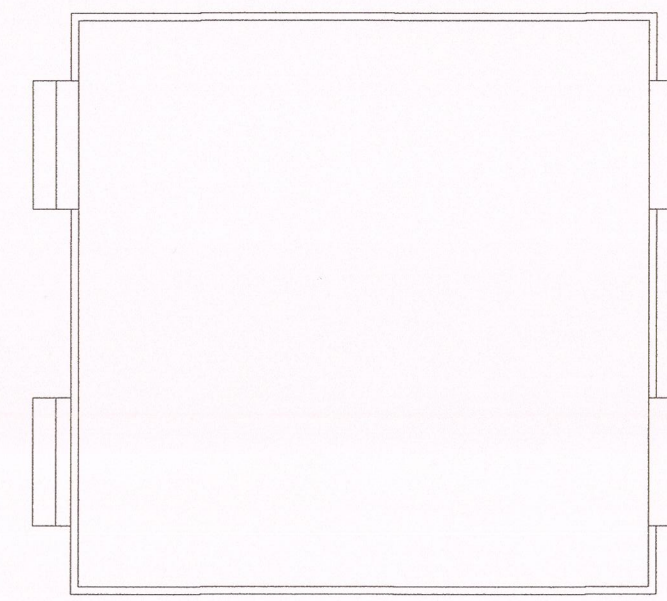

B

D

C

PIANTA PIANO SECONDO - QUOTA 7,00