
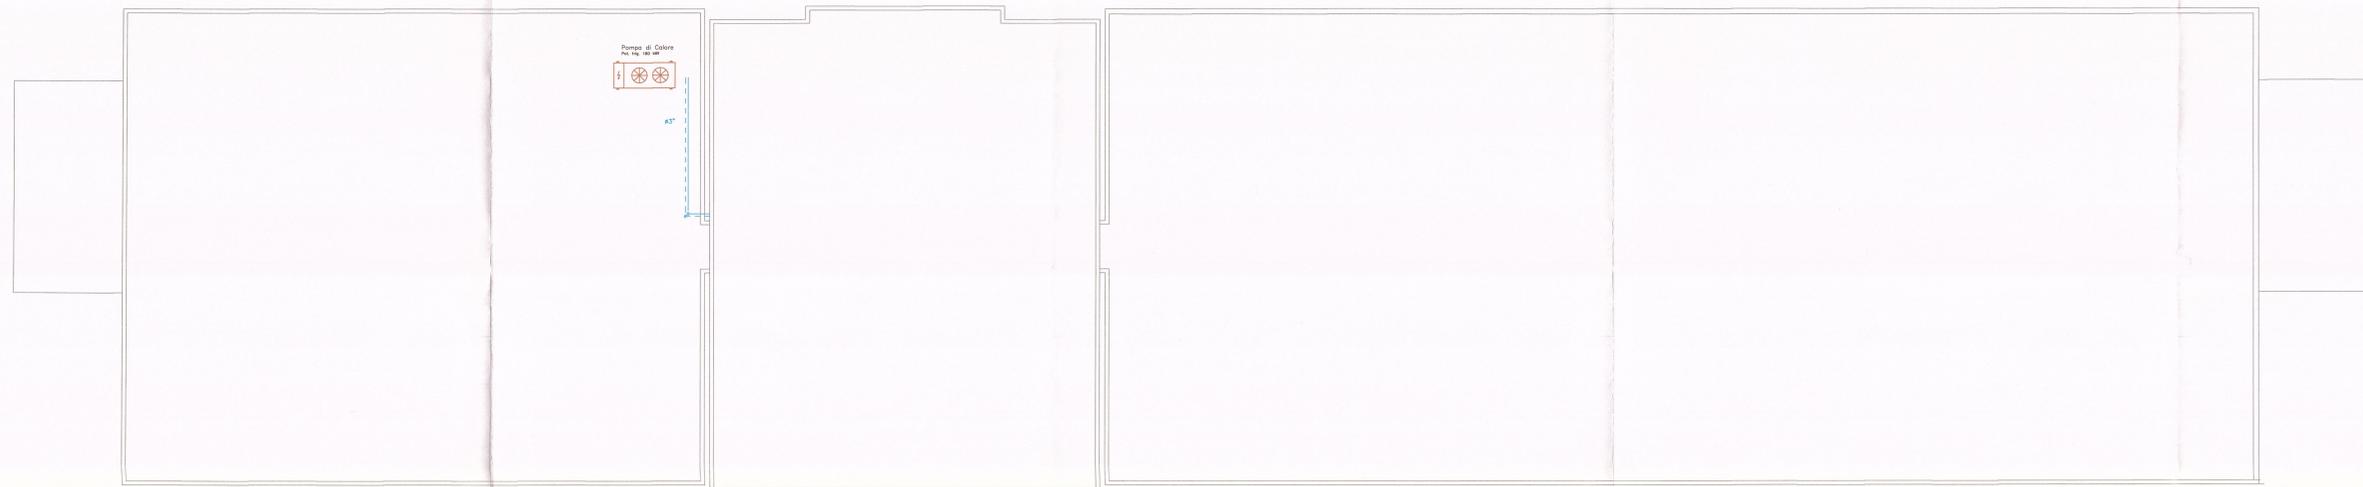


LEGENDA	
IMPIANTO DI CLIMATIZZAZIONE	
	TUBAZIONE DI MANDATA ACQUA C/F
	TUBAZIONE DI RITORNO ACQUA C/F
	BOCCHETTA DI MANDATA
	BOCCHETTA DI RIPRESA
	VENTILCONVETTORE A PAVIMENTO
	VENTILCONVETTORE CANALIZZATO
	VENTILCONVETTORE A CASSETTA
	POMPA DI CALORE 180 KW

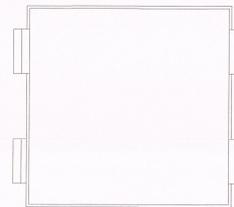

PIANTA COPERTURA - QUOTA 14,00


CITTA' METROPOLITANA DI MESSINA
 EDILIZIA SCOLASTICA

Comune di S. Teresa Riva (ME)
 Costruzione di un edificio scolastico da adibire a
 Liceo Scientifico "C. Caminiti",
 stralcio funzionale aule, laboratori e uffici

Adeguamento al Nuovo Codice Appalti
 Digs 50/16 e s.m.i. e al Prezzario Regionale 2019 **11 MAR 2019**

ELABORATI GRAFICI DI PROGETTO
 DISTRIBUZIONE IDRAULICA IMPIANTO CLIMATIZZAZIONE

PROGETTO ESECUTIVO

PROGETTISTI : Ufficio Edilizia Scolastica
 IDUT Arch. Domenico CALARCO *[Signature]*
 IDUT Geom. Giuseppe PALELLA *[Signature]*
 Istr. Tec. Geom. Fortunato CHIESINI *[Signature]*
 Istr. Tec. Geom. Giovanni MARTINO *[Signature]*

TAV. 8.5.5

PIANTA PIANO COPERTURE (scala 1:100)

PIANO SICUREZZA E COORDINAMENTO
 Geom. Nicola ANNA
 RESPONSABILE DEL PROCEDIMENTO
 Ing. Giacomo RUSSO *[Signature]*

Visti ed Approvazioni:
 SI APPROVA IN LINEA TECNICA
 NOZZ DEL 02. MARZO 2019
[Signature]