

LEGENDA	
IMPIANTO DI AERAUICO	
	CANALI ISOLATI ARIA PRIMARIA
	CANALI DI ESTRAZIONE ARIA VIZIATA
	CANALI DI ESPULSIONE ARIA VIZIATA
	CANALI DI PRESA ARIA ESTERNA
	BOCCHETTA DI MANDATA
	BOCCHETTA DI RIPRESA
	VALVOLA DI ASPIRAZIONE
	RECUPERATORE DI CALORE
	POMPA DI CALORE 180 KW

CITTA' METROPOLITANA DI MESSINA
EDILIZIA SCOLASTICA

Comune di S. Teresa Riva (ME)
Costruzione di un edificio scolastico da adibire a
Liceo Scientifico "C. Caminiti",
stralcio funzionale aule, laboratori e uffici

Adeguamento al Nuovo Codice Appalti
Dlgs 50/16 e s.m.i. e al Prezzario Regionale 2019

1 MAR 2019

ELABORATI GRAFICI DI PROGETTO
DISTRIBUZIONE AERAUICA IMPIANTO CLIMATIZZAZIONE

PROGETTO ESECUTIVO

PROGETTISTI : Ufficio Edilizia Scolastica

IDUT Arch. Domenico CALARCO

IDUT Geom. Giuseppe PALELLA

Istr. Tec. Geom. Fortunato CHIESINI

Istr. Tec. Geom. Giovanni MARTINO

PIANO SICUREZZA E COORDINAMENTO

Geom. Nicolò ANNA

RESPONSABILE DEL PROCEDIMENTO


Ing. Giacomo RUSSO

TAV. 8.5.6

PIANTA PIANO TERRA (scala 1:100)

Visti ed Approvazioni:

SI APPROVA IN LINEA TECNICA
NOTA DEL 02/04/2019

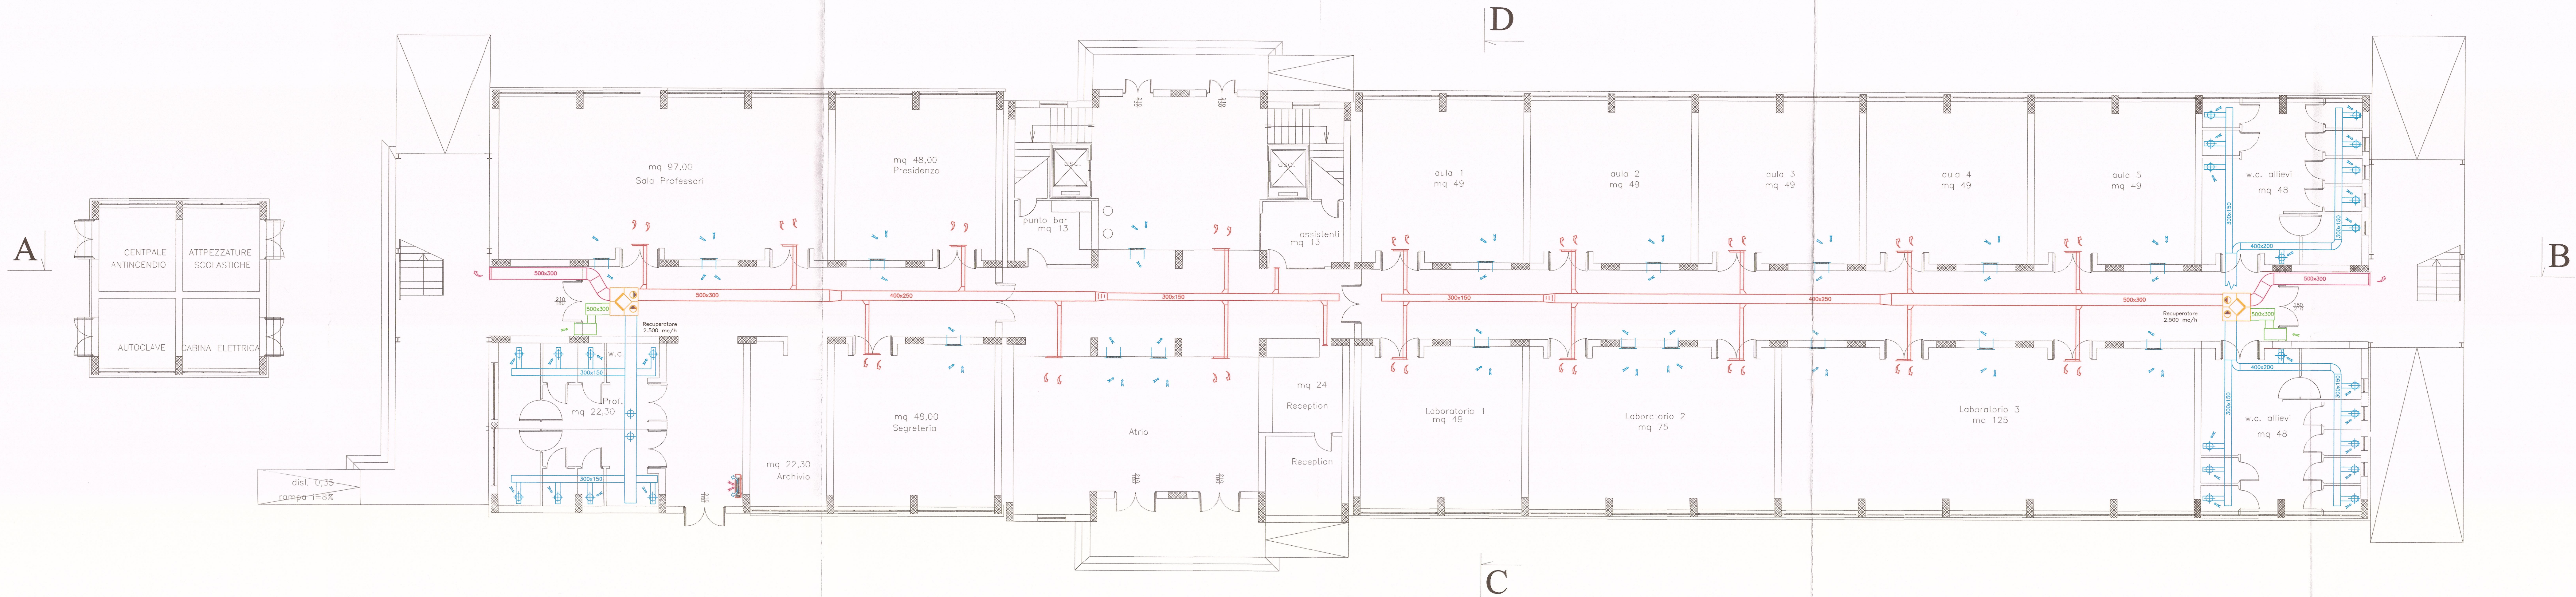

PIANTA PIANO TERRA - QUOTA 0,00