

LEGENDA	
IMPIANTO DI AERAUICO	
	CANALI ISOLATI ARIA PRIMARIA
	CANALI DI ESTRAZIONE ARIA VIZIATA
	CANALI DI ESPULSIONE ARIA VIZIATA
	CANALI DI PRESA ARIA ESTERNA
	BOCCHETTA DI MANDATA
	BOCCHETTA DI RIPRESA
	VALVOLA DI ASPIRAZIONE
	RECUPERATORE DI CALORE
	POMPA DI CALORE 180 KW


CITTA' METROPOLITANA DI MESSINA
EDILIZIA SCOLASTICA


Comune di S. Teresa Riva (ME)
Costruzione di un edificio scolastico da adibire a
Liceo Scientifico "C. Caminiti",
stralcio funzionale aule, laboratori e uffici

Adeguamento al Nuovo Codice Appalti
Dlgs 50/16 e s.m.i. e al Prezzario Regionale 2019
1.1 MAR 2019

ELABORATI GRAFICI DI PROGETTO
DISTRIBUZIONE AEROLICA IMPIANTO CLIMATIZZAZIONE
PROGETTO ESECUTIVO

PROGETTISTI : Ufficio Edilizia Scolastica	
IDUT Arch. Domenico CALARCO	TAV. 8.5.7 PIANTA PIANO PRIMO [scala 1:100]
IDUT Geom. Giuseppe PALELLA	
Istr. Tec. Geom. Fortunato CHIESINI	
Istr. Tec. Geom. Giovanni MARTINO	
PIANO SICUREZZA E COORDINAMENTO	
Geom. Nicolò ANNA	
RESPONSABILE DEL PROCEDIMENTO	
Ing. Giacomo RUSSO	

Visi ed Approvazioni:
SI APPROVA IN LINEA TECNICA
22 DEC 02. AGO. 2019

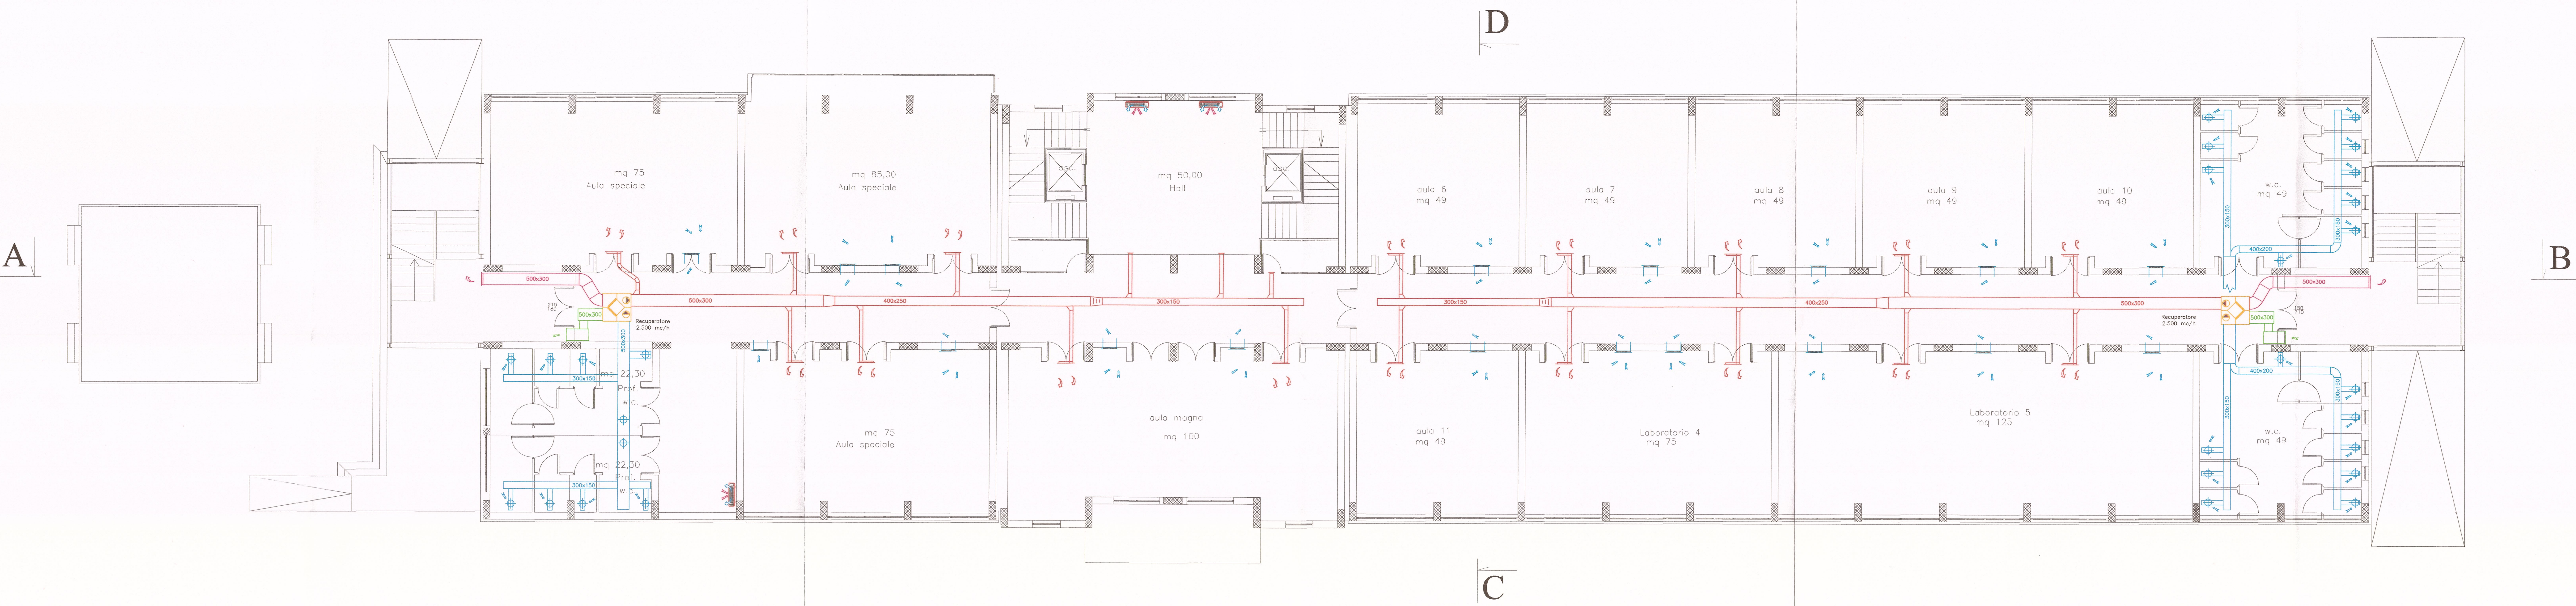

PIANTA PIANO PRIMO - QUOTA 3,50