
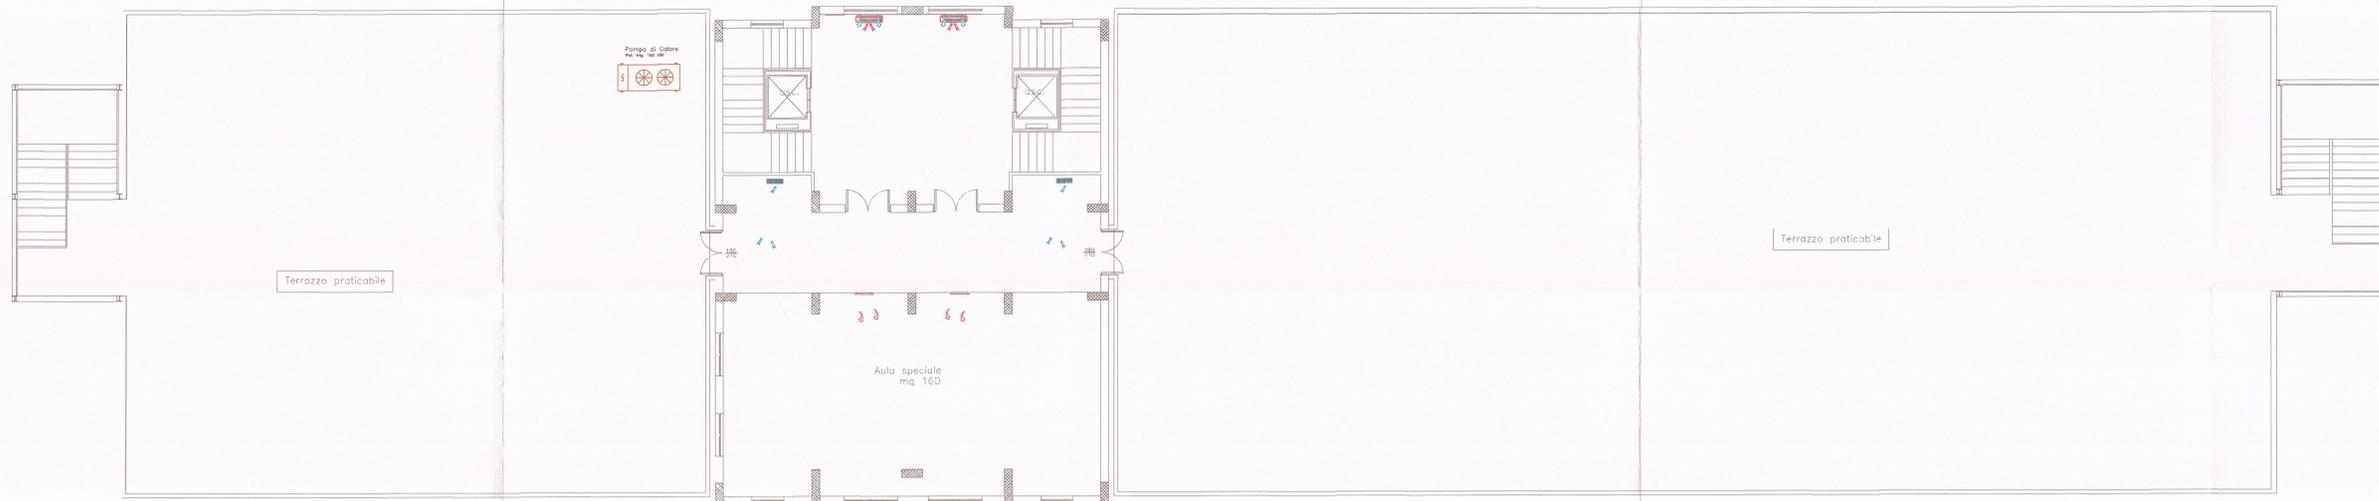


LEGENDA	
IMPIANTO DI AEREAULICO	
	CANALI ISOLATI ARIA PRIMARIA
	CANALI DI ESTRAZIONE ARIA VIZIATA
	CANALI DI ESPULSIONE ARIA VIZIATA
	CANALI DI PRESA ARIA ESTERNA
	BOCCHETTA DI MANDATA
	BOCCHETTA DI RIPRESA
	VALVOLA DI ASPIRAZIONE
	RECUPERATORE DI CALORE
	POMPA DI CALORE 180 KW

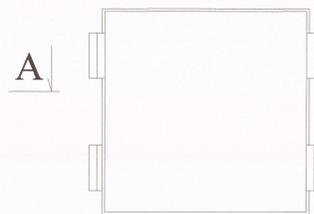

PIANTA TERZO PIANO - QUOTA 10,50


CITTA' METROPOLITANA DI MESSINA
 EDILIZIA SCOLASTICA

Comune di S. Teresa Riva (ME)
 Costruzione di un edificio scolastico da adibire a
 Liceo Scientifico "C. Caminiti",
 stralcio funzionale aule, laboratori e uffici

Adeguamento al Nuovo Codice Appalti
 Dlgs 50/16 e s.m.i. e al Prezzario Regionale 2019 1 MAR 2019

ELABORATI GRAFICI DI PROGETTO
 DISTRIBUZIONE AEREAULICA IMPIANTO CLIMATIZZAZIONE

PROGETTO ESECUTIVO

PROGETTISTI - Ufficio Edilizia Scolastica
 IDUT Arch. Domenico CALARCO
 IDUT Geom. Giuseppe PALELLA
 Istr. Tec. Geom. Fortunato CHIESINI
 Istr. Tec. Geom. Giovanni MARTINO

TAV. 8.5.9

PIANTA PIANO TERZO (scala 1:100)

PIANO SICUREZZA E COORDINAMENTO
 Geom. Nicola ANNA

RESPONSABILE DEL PROCEDIMENTO
 Ing. Giacomo RUSSO

Visti ed Approvazioni:
 SI APPROVA IN LINEA TECNICA
 NOZZ DEL 02/03/2019