


LEGENDA	
	Contatore ENEL
	Quadro Elettrico (Vedi Elaborati Calcol)
	Quadri Ascensori (Fornit. Costruttore)
	Rock Dati
	Cassetto di Derivazione
	Pressa Bipasso 10/16A
	Pressa Schuko
	Pressa Localmente Protetta
	Pressa CEE 17-380V
	Postazioni Pressa costituite da: 8 Presse Localmente Protette e 4 Presse Datti Alimentazione Diretta
	Motore
	Interruttore
	Interruttore a Risa
	Deviatore
	Invertitore
	Lampada 1x 24 G9
	Lampada 4x36 W
	Lampada 4x36 W Cabliata in Emergenza
	Proiettore
	Pala per illuminazione Verde Pubblico
	Pala per illuminazione Pubblica
	Lampada Autonoma di Sicurezza Apparecchio in Classe II
	Lampada Autonoma di Sicurezza Apparecchio in Classe II con Pittogramma
	Pressa TV
	Pressa Telefonica
	Pressa Dati
	Pressa HDMI
	Pulsante a Tirante
	Ranzatore
	Pulsante di Spazio
	Pulsante
	Altoparlante
	Cifofono
	Altoparlante
	Piazzetta di Terra
	Conduttura Ascendente
	Tubo Protettivo
	Cordo di Rame Nudo da 35 mmq
	Cande Metallica Portacavi 300x100 mm
	Cande Metallica Portacavi 100x75 mm

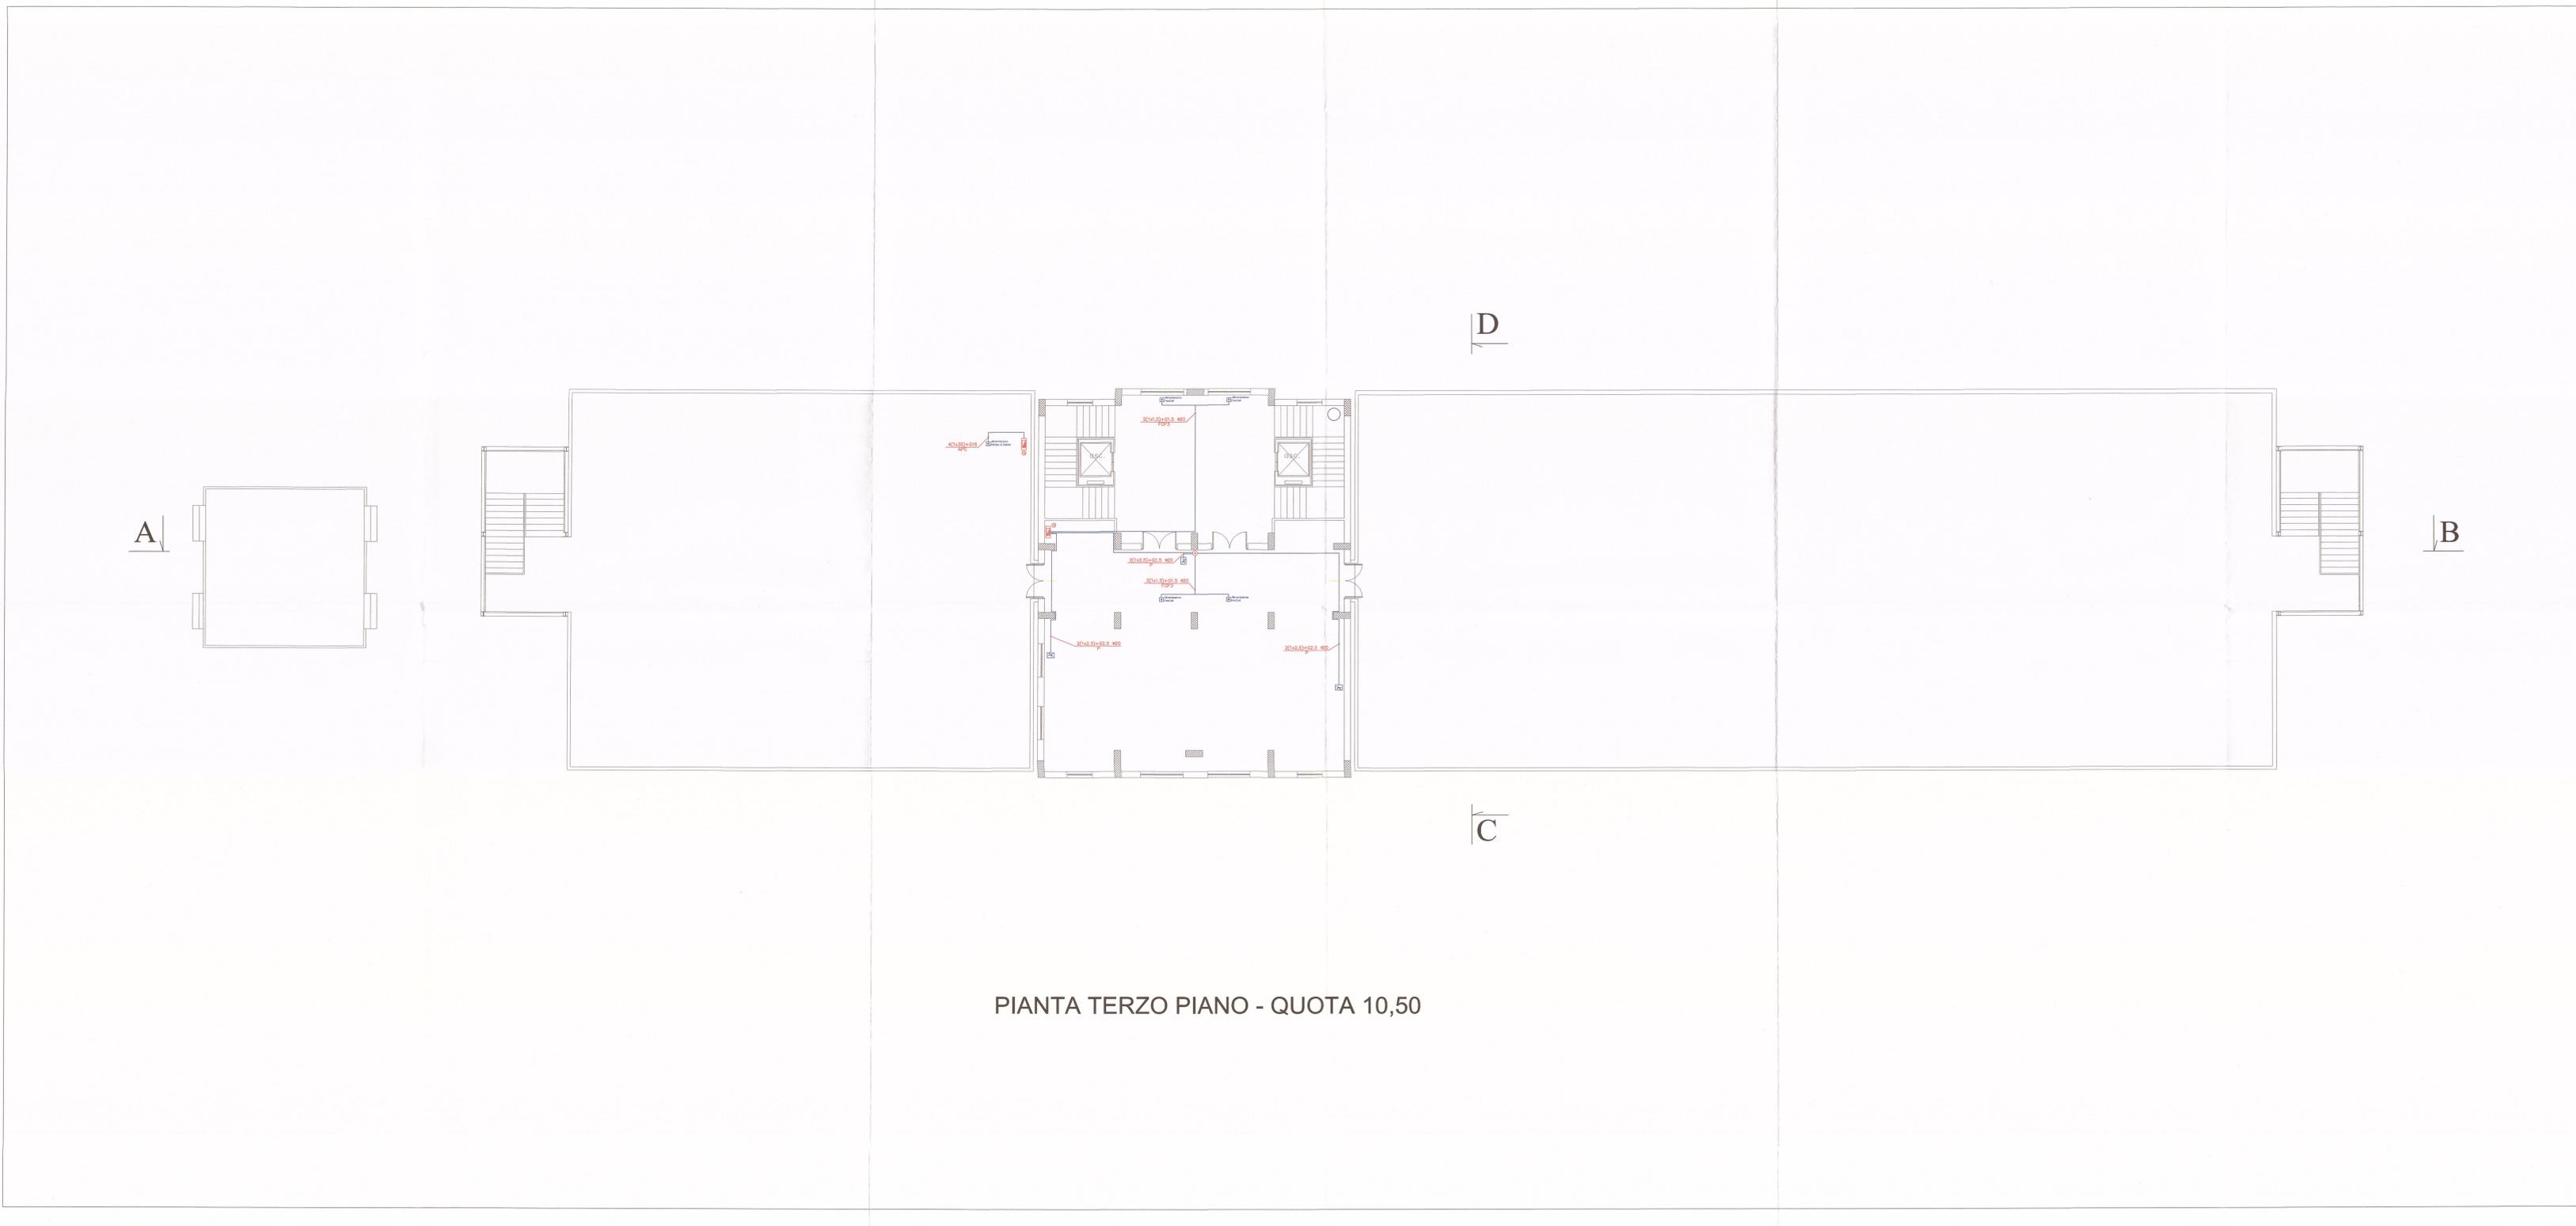

CITTA' METROPOLITANA DI MESSINA
EDILIZIA SCOLASTICA

Comune di S. Teresa Riva (ME)
Costruzione di un edificio scolastico da adibire a
Liceo Scientifico "C. Caminiti",
stralcio funzionale aule, laboratori e uffici

Adeguamento al Nuovo Codice Appalti
Dlgs 50/16 e s.m.i. e al Prezzario Regionale 2019 11 MAR. 2019

ELABORATI GRAFICI DI PROGETTO
DISTRIBUZIONE PLANIMETRICA IMPIANTO PRESE SPECIALI

PROGETTO ESECUTIVO

PROGETTISTI : Ufficio Edilizia Scolastica
 IDUT Arch. Domenico CALARCO
 IDUT Geom. Giuseppe PALELLA
 Istr. Tec. Geom. Fortunato CHIESINI
 Istr. Tec. Geom. Giovanni MARTINO

TAV. 8.6.13
PIANTA PIANO TERZO (scala 1:100)

PIANO SICUREZZA E COORDINAMENTO
Geom. Nicolò ANNA

RESPONSABILE DEL PROCEDIMENTO
Ing. Giacomo RUSSO

Visi ed Approvazione:
SI. APPROVA IN LINEA TECNICA
NEL DL. AGO. 2019