


LEGENDA	
	Contatore ENEL
	Quadro Elettrico (Vedi Elaborati Calcoli)
	Quadri Ascensori (Fornit. Costruttore)
	Rock Dati
	Cassetto di Derivazione
	Preso Bipasso 10/16A
	Preso Schuko
	Preso Localmente Protetto
	Preso CEE 17-380V
	Postazioni Preso costituite da: 8 Preso Localmente Protetto e 4 Preso Dati Alimentazione Diretta
	Motore
	Interruttore
	Interruttore e Relè
	Deviatore
	Invertitore
	Lampada 1x 24 W
	Lampada 4x36 W
	Lampada 4x36 W Cablata in Emergenza
	Proiettore
	Palo per Illuminazione Verde Pubblico
	Palo per Illuminazione Pubblico
	Lampada Autonomia di Sicurezza Apparecchio in Classe II
	Lampada Autonomia di Sicurezza Apparecchio in Classe II con Pittogramma
	Preso TV
	Preso Telefonico
	Preso Dati
	Preso HDMI
	Pulsante a Tirante
	Ronzatore
	Pulsante di Spazio
	Pulsante
	Altoparlante
	Citofono
	Altoparlante
	Piazzetta di Terra
	Conduttura Ascendente
	Tubo Protettivo
	Corda di Rame Nudo da 35 mmq
	Cande Metallica Portacavi 300x100 mm
	Cande Metallica Portacavi 100x75 mm

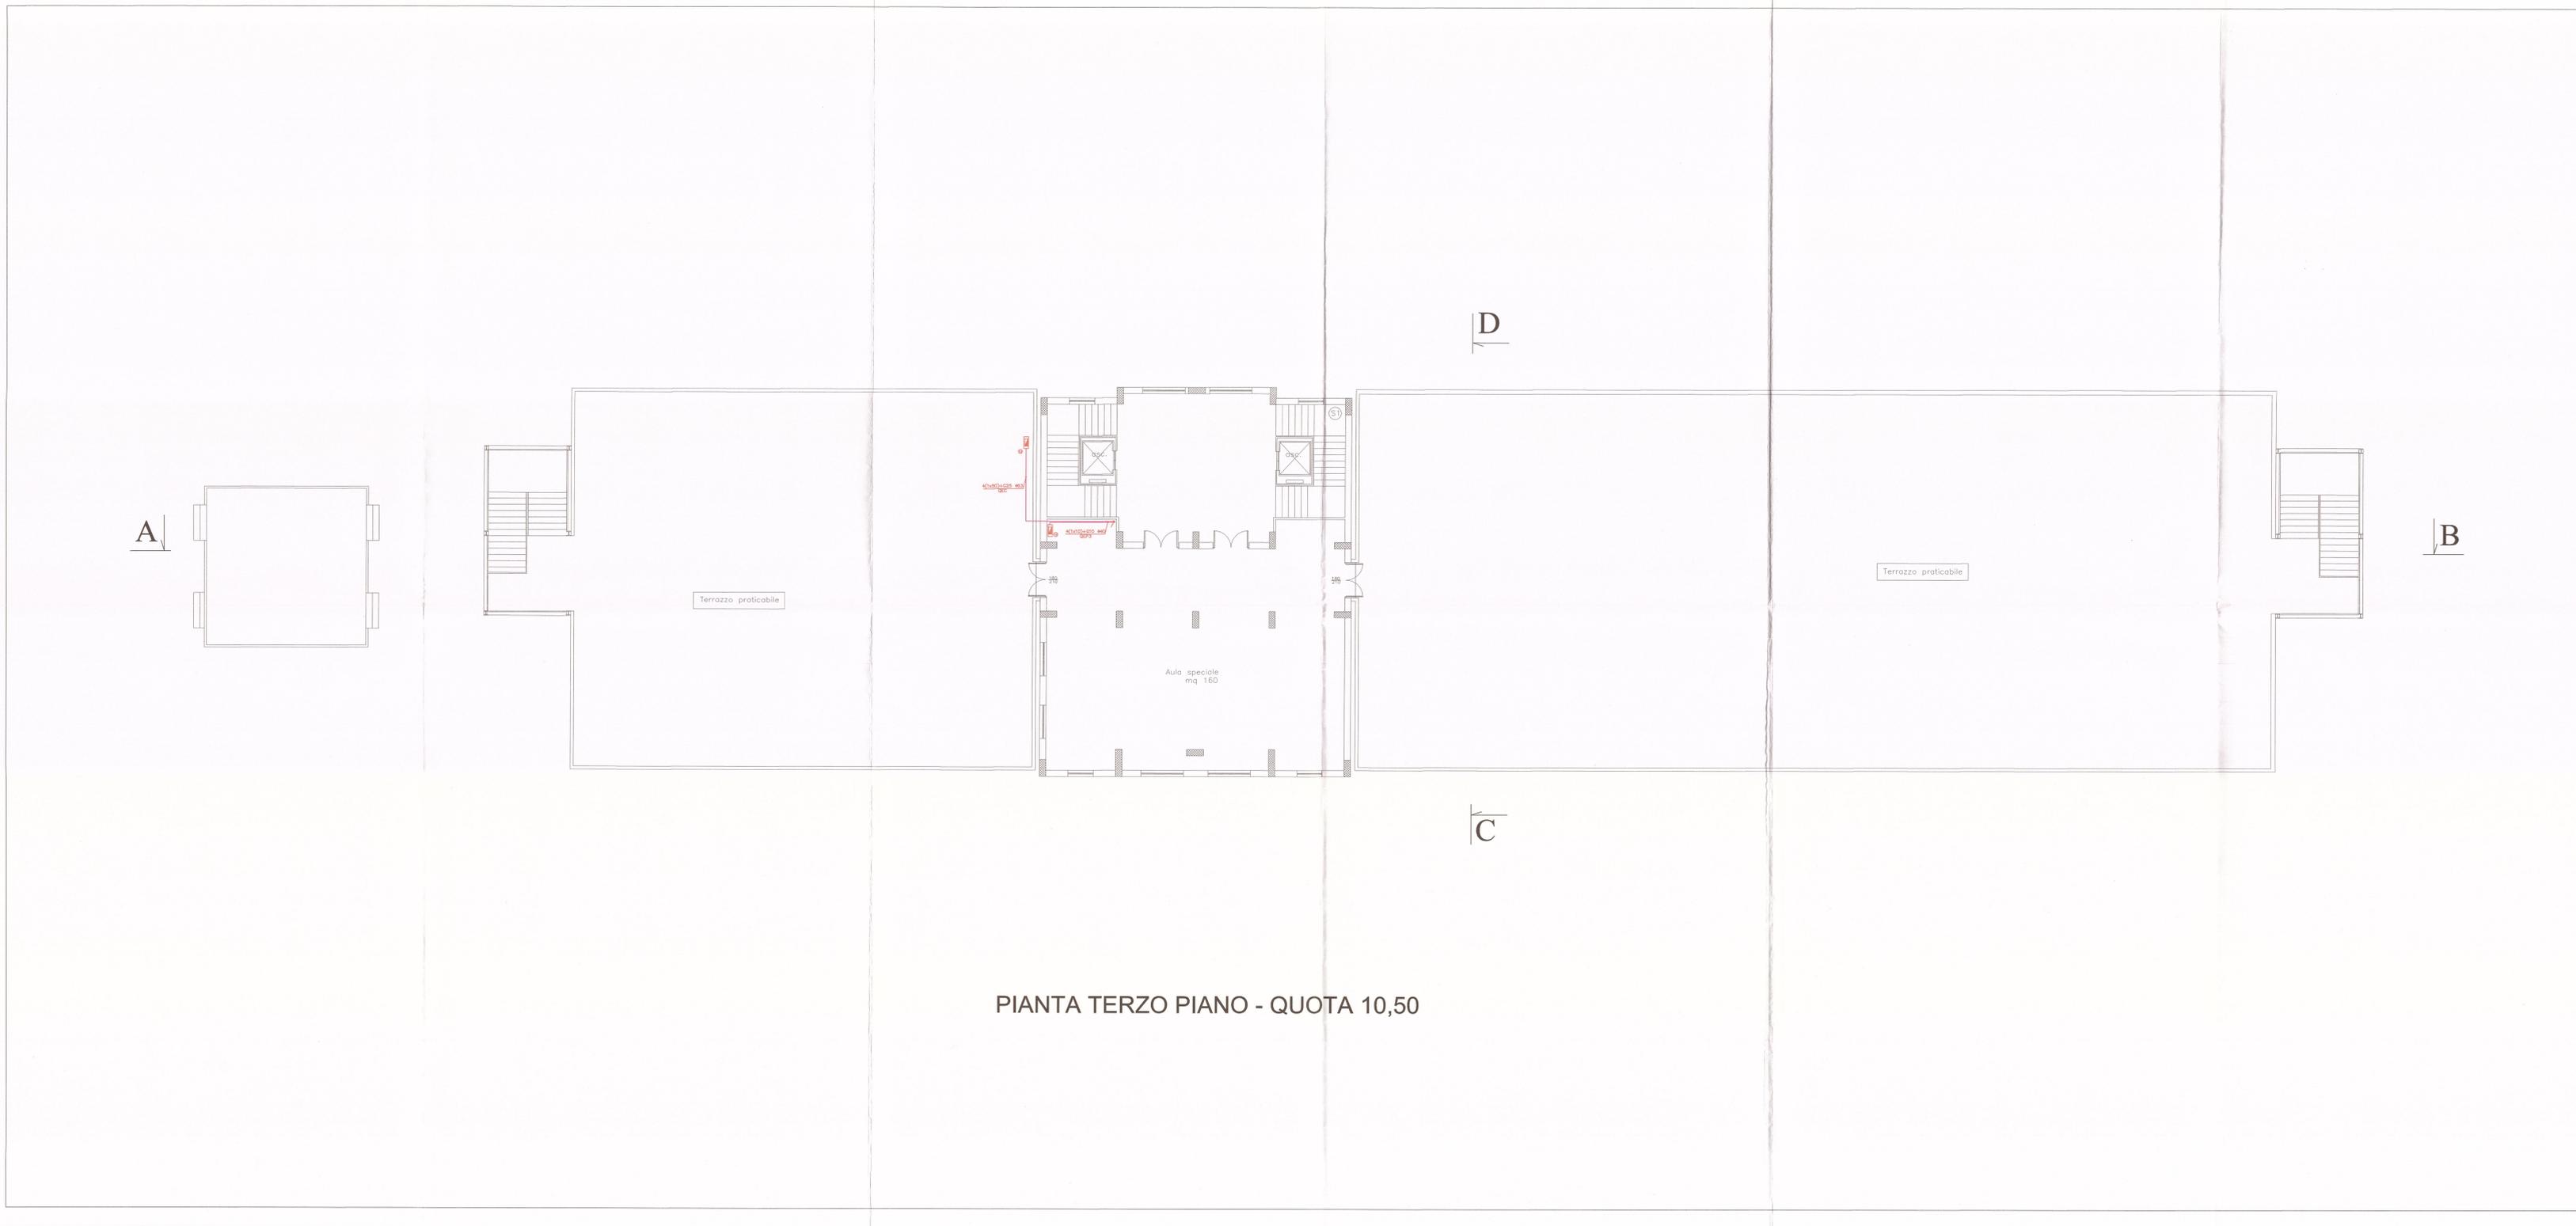

PIANTA TERZO PIANO - QUOTA 10,50

CITTA' METROPOLITANA DI MESSINA
 EDILIZIA SCOLASTICA

Comune di S. Teresa Riva (ME)
 Costruzione di un edificio scolastico da adibire a
 Liceo Scientifico "C. Caminiti",
 stralcio funzionale aule, laboratori e uffici

Adeguamento al Nuovo Codice Appalti
 Digs 50/16 e s.m.i. e al Prezzario Regionale 2019 11 MAR 2019

ELABORATI GRAFICI DI PROGETTO
PLANIMETRIA IMPIANTO ELETTRICO PRIMARIO

PROGETTO ESECUTIVO

PROGETTISTI : Ufficio Edilizia Scolastica IDUT Arch. Domenico CALARCO <i>[Signature]</i> IDUT Geom. Giuseppe PALELLA <i>[Signature]</i> Istr. Tec. Geom. Fortunato CHIESINI <i>[Signature]</i> Istr. Tec. Geom. Giovanni MARTINO <i>[Signature]</i>		TAV. 8.6.5 Pianta Piano Copertura (scala 1:100)
PIANO SICUREZZA E COORDINAMENTO Geom. Nicolò ANNA <i>[Signature]</i>		
RESPONSABILE DEL PROCEDIMENTO Ing. Giacomo RUSSO <i>[Signature]</i>		
Visti ed Approvazioni: SI APPROVA IN LINEA TECNICA NOT. DEL 02. AGO. 2019 <i>[Signature]</i>		