


LEGENDA	
	Contatore ENEL
	Quadro Elettrico (Vedi Elaborati Calcoli)
	Quadri Ascensori (Fornit. Costruttrice)
	Rack Dati
	Cassetta di Derivazione
	Pressa Bipasso 10/16A
	Pressa Schuko
	Pressa Localmente Protetta
	Pressa CEE 17-380V
	Postazioni Presse costituite da 8 Presse Localmente Protette e 4 Presse Dotti Alimentazione Diretta
	Motore
	Interruttore
	Interruttore a Relè
	Deviatore
	Invertitore
	Lampada 1x 24 G9
	Lampada 4x36 W
	Lampada 4x36 W Cablato in Emergenza
	Proiettore
	Palo per illuminazione Verde Pubblico
	Palo per illuminazione Pubblico
	Lampada Autonomia di Sicurezza Approccio in Classe II
	Lampada Autonomia di Sicurezza Approccio in Classe II con Pilogramma
	Pressa TV
	Pressa Telefonica
	Pressa Dati
	Pressa HDMI
	Pulsante a Trante
	Ranzatore
	Pulsante di Spazio
	Pulsante
	Altoparlante
	Citofono
	Altoparlante
	Piazzetto di Terra
	Conduttura Ascendente
	Tubo Protettivo
	Corda di Rame Nuda da 35 mmq
	Cande Metallica Portacavi 300x100 mm
	Cande Metallica Portacavi 100x75 mm

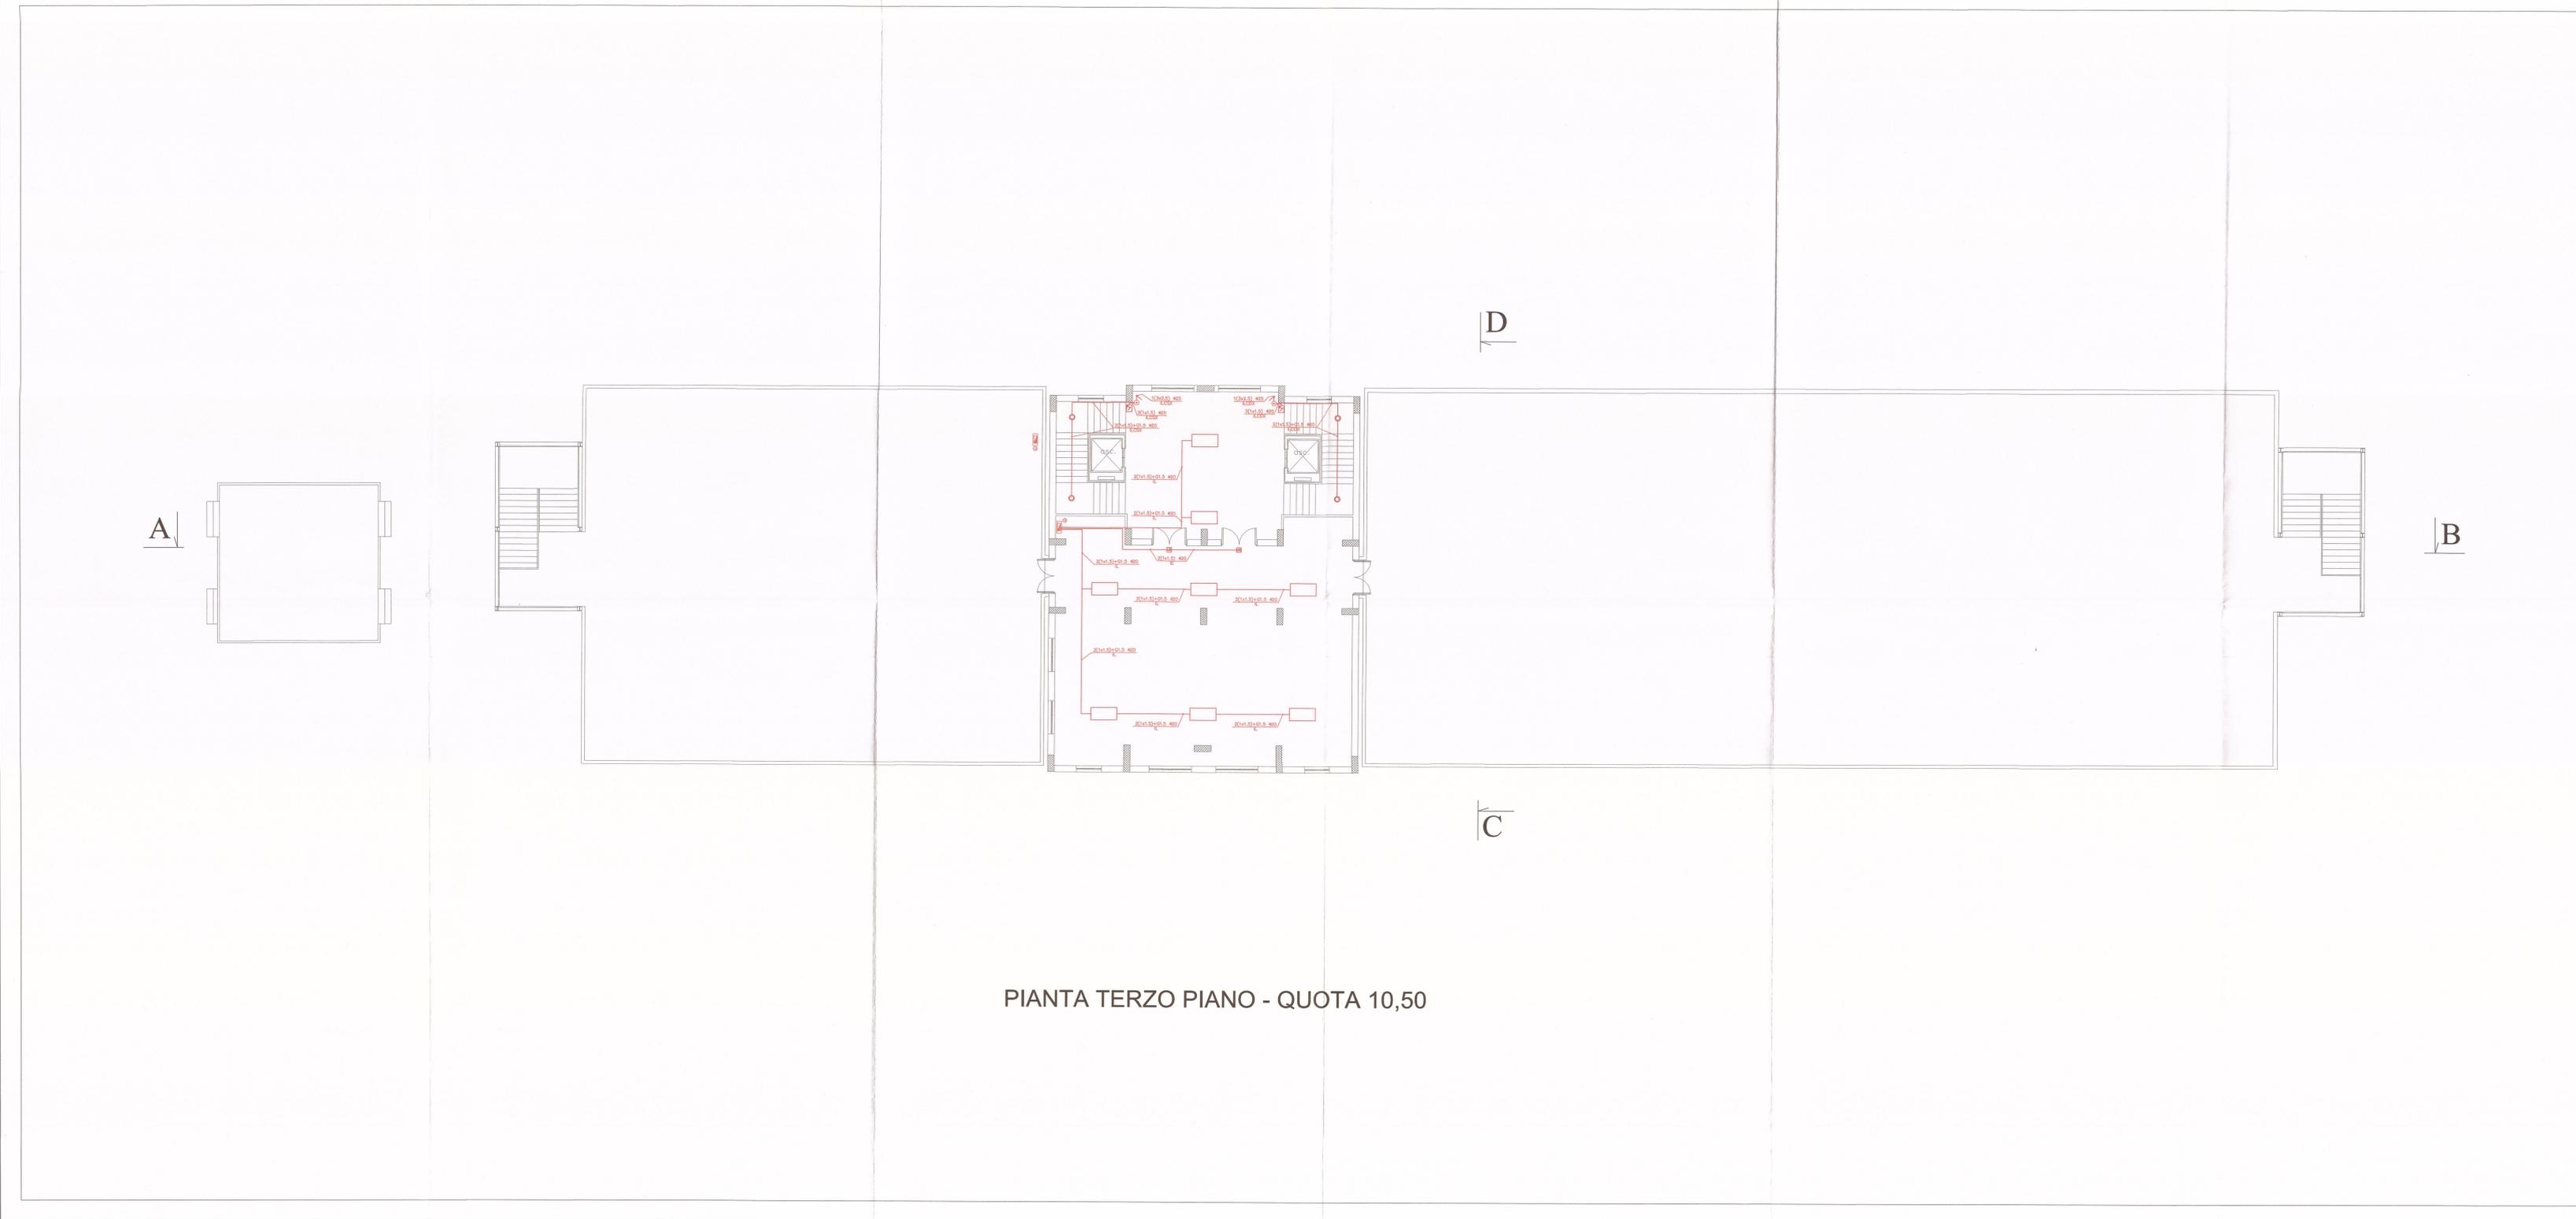

CITTA' METROPOLITANA DI MESSINA
EDILIZIA SCOLASTICA

Comune di S. Teresa Riva (ME)
Costruzione di un edificio scolastico da adibire a
Liceo Scientifico "C. Caminiti",
stralcio funzionale aule, laboratori e uffici

Adeguamento al Nuovo Codice Appalti
Dlgs 50/16 e s.m.i. e al Prezzario Regionale 2019 11 MAR 2019

ELABORATI GRAFICI DI PROGETTO
DISTRIBUZIONE PLANIMETRICA IMPIANTO ILLUMINAZIONE
PROGETTO ESECUTIVO

PROGETTISTI : Ufficio Edilizia Scolastica

IDUT Arch. Domenico CALARCO	TAV. 8.6.9 PIANTA PIANO TERZO (scala 1:100)
IDUT Geom. Giuseppe PALELLA	
Istr. Tec. Geom. Fortunato CHIESINI	
Istr. Tec. Geom. Giovanni MARTINO	

PIANO SICUREZZA E COORDINAMENTO

Geom. Nicolò ANNA

RESPONSABILE DEL PROCEDIMENTO

Ing. Giacomo RUSSO

Visti ed Approvazioni:

SI APPLICA IN LINEA TECNICA
N. 22 DEL 02 AGO. 2019